

Województwo: wie^o polskie

Powiat: czarkowski-trzcianiecki


Jednostka ewidencyjna: Miasto Trzcianka


Obręb ewidencyjny: M. TRZCIANKA

ID: GK.6642.208.2021

Działka: 2028/4,2028/3

Mapa zasadnicza Skala 1:500

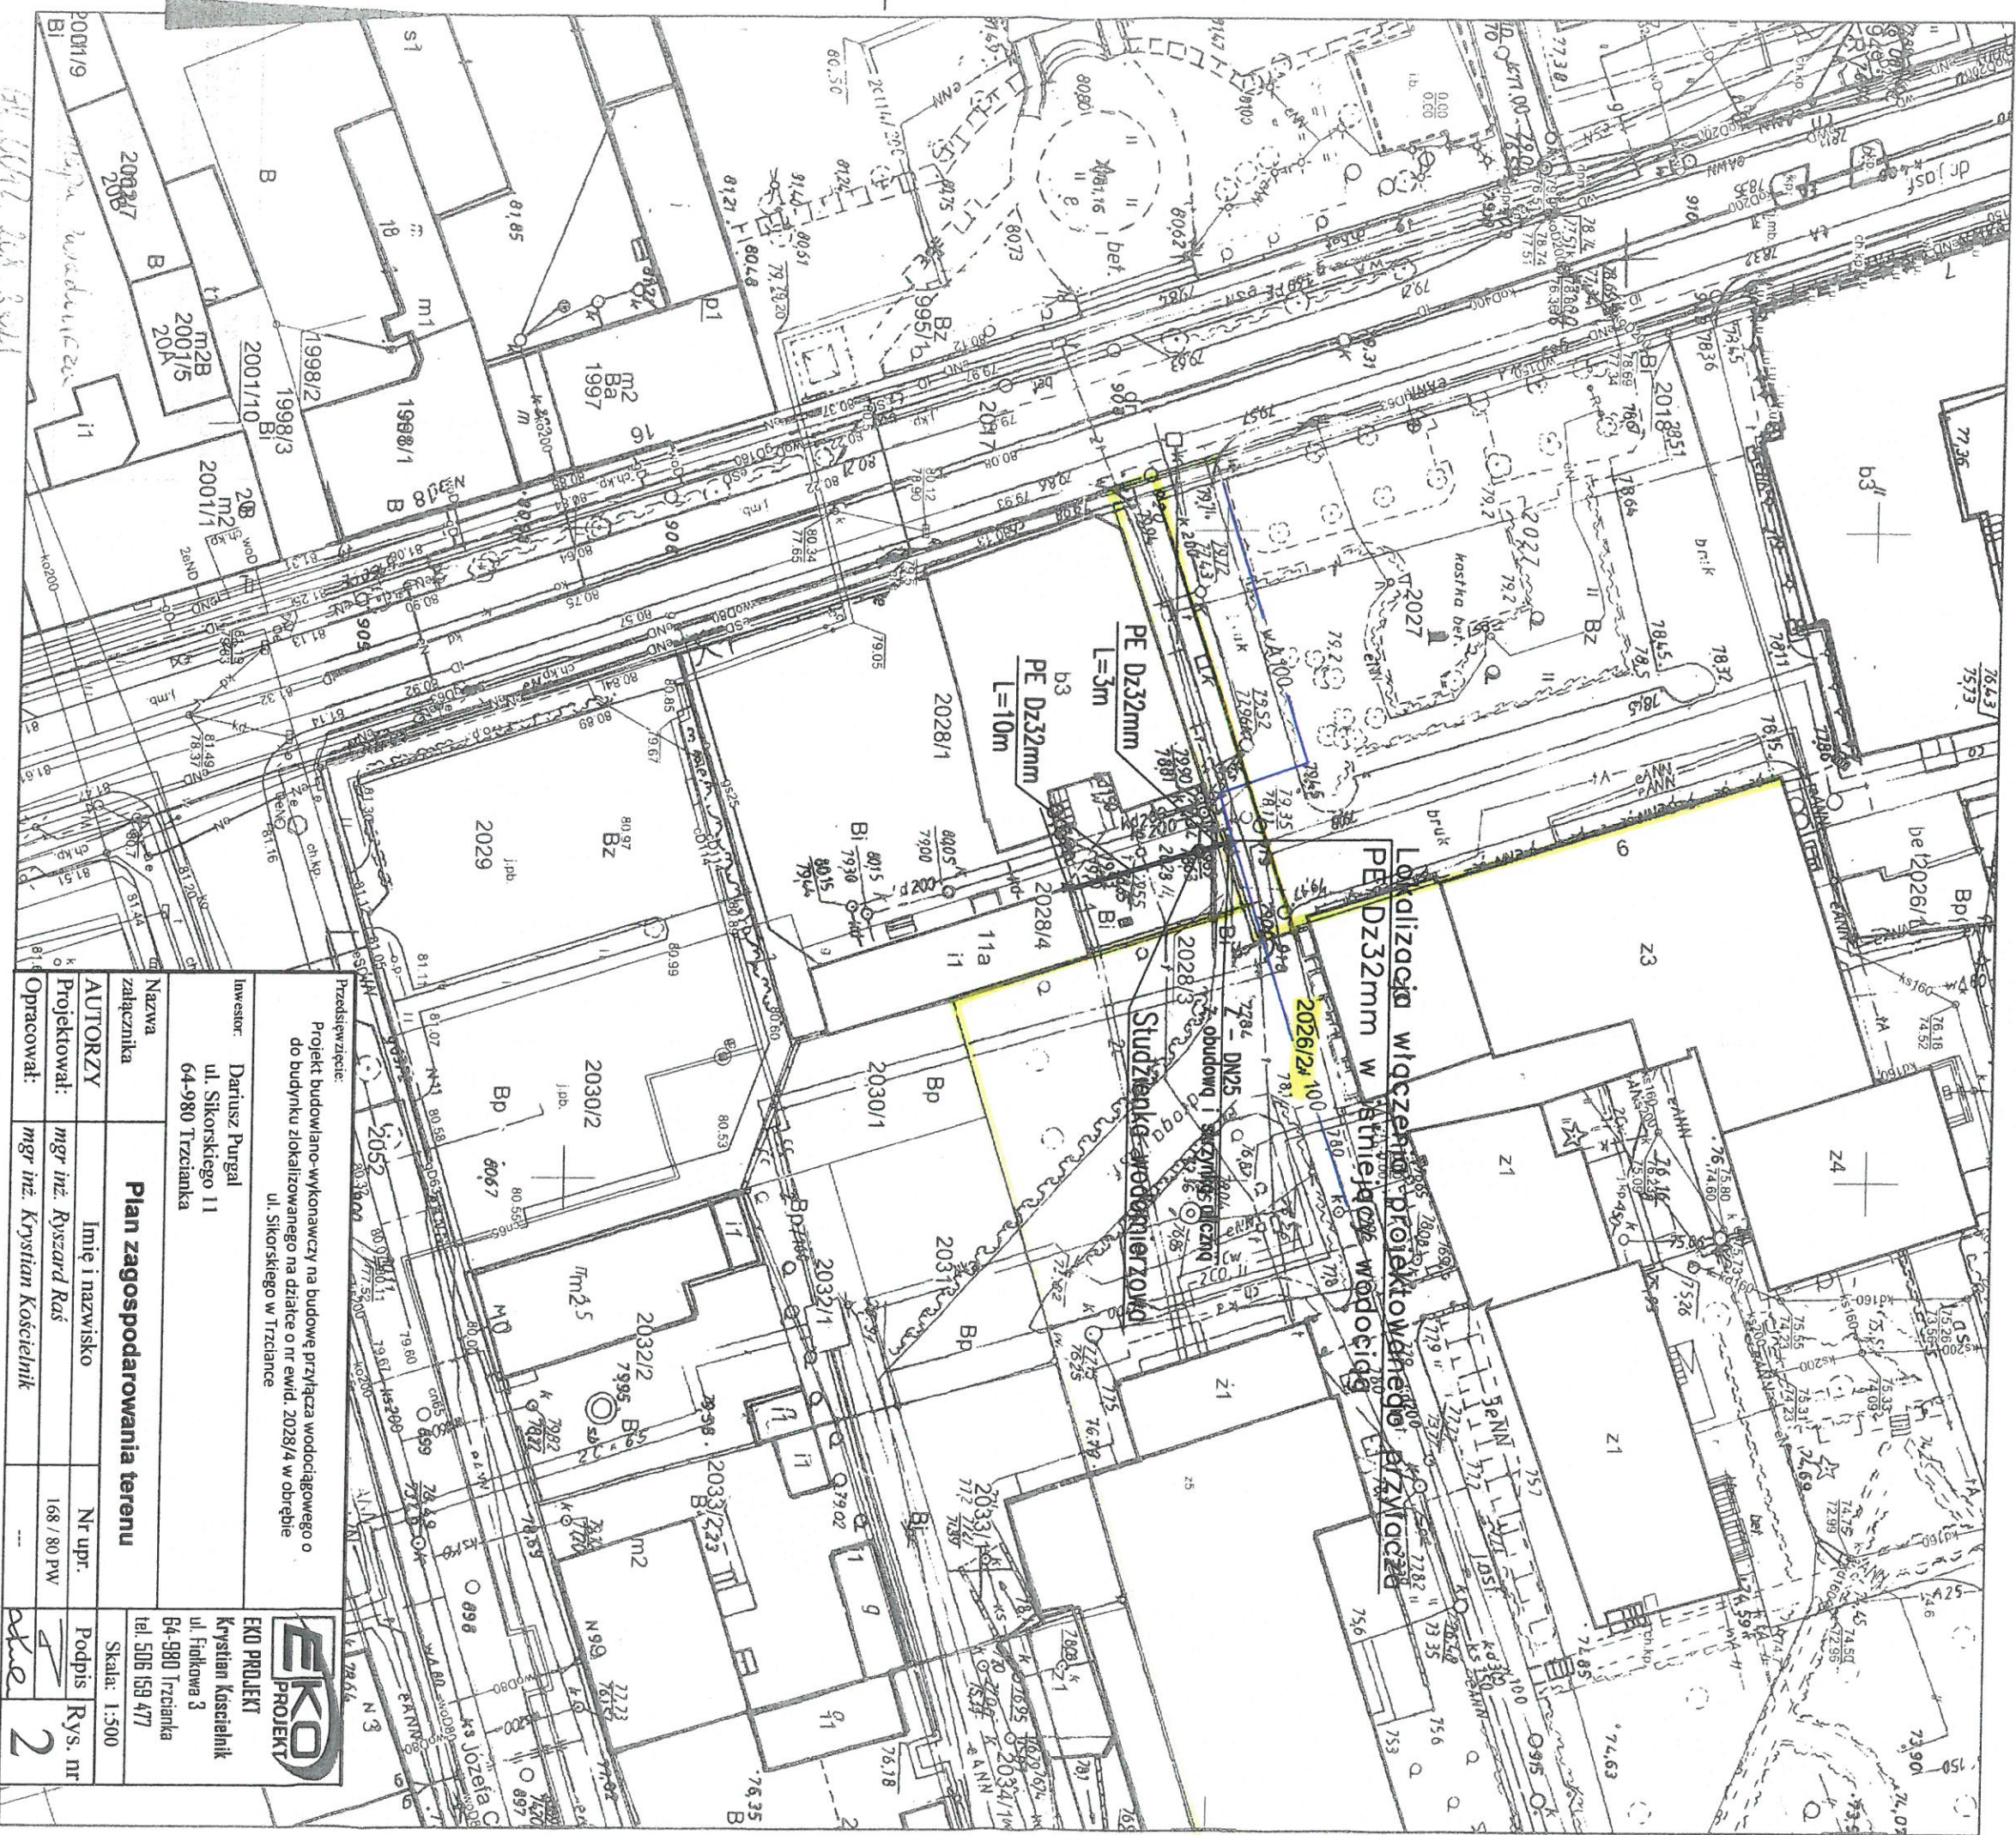

Przedstawiając: Projekt budowlano-wykonawczy na budowę przyłączy wodociągowego o do budynku zlokalizowanego na działce o nr ewid. 2028/4 w obrębie ul. Sikorskiego w Trzciance		 EKO PROJEKT Krystian Koscielnik ul. Fiolkowa 3 64-980 Trzcianka tel. 506 159 477
Investor: Dariusz Purgal ul. Sikorskiego 11 64-980 Trzcianka		
Nazwa załącznika Plan zagospodarowania terenu		
AUTORZY Projektował: mgr inż. Ryszard Raś Opracował: mgr inż. Krystian Koscielnik	Imię i nazwisko Nr upr. 168 / 80 PW	Podpis Rys. nr 2

LEGENDA

PROJ. PRZYŁĄCZE WODOCIĄGOWE

ISTNIEJĄCA SIĘĆ WODOCIĄGOWA

Stwierdzenie

44.001.208.2021

Mapa zasadnicza